

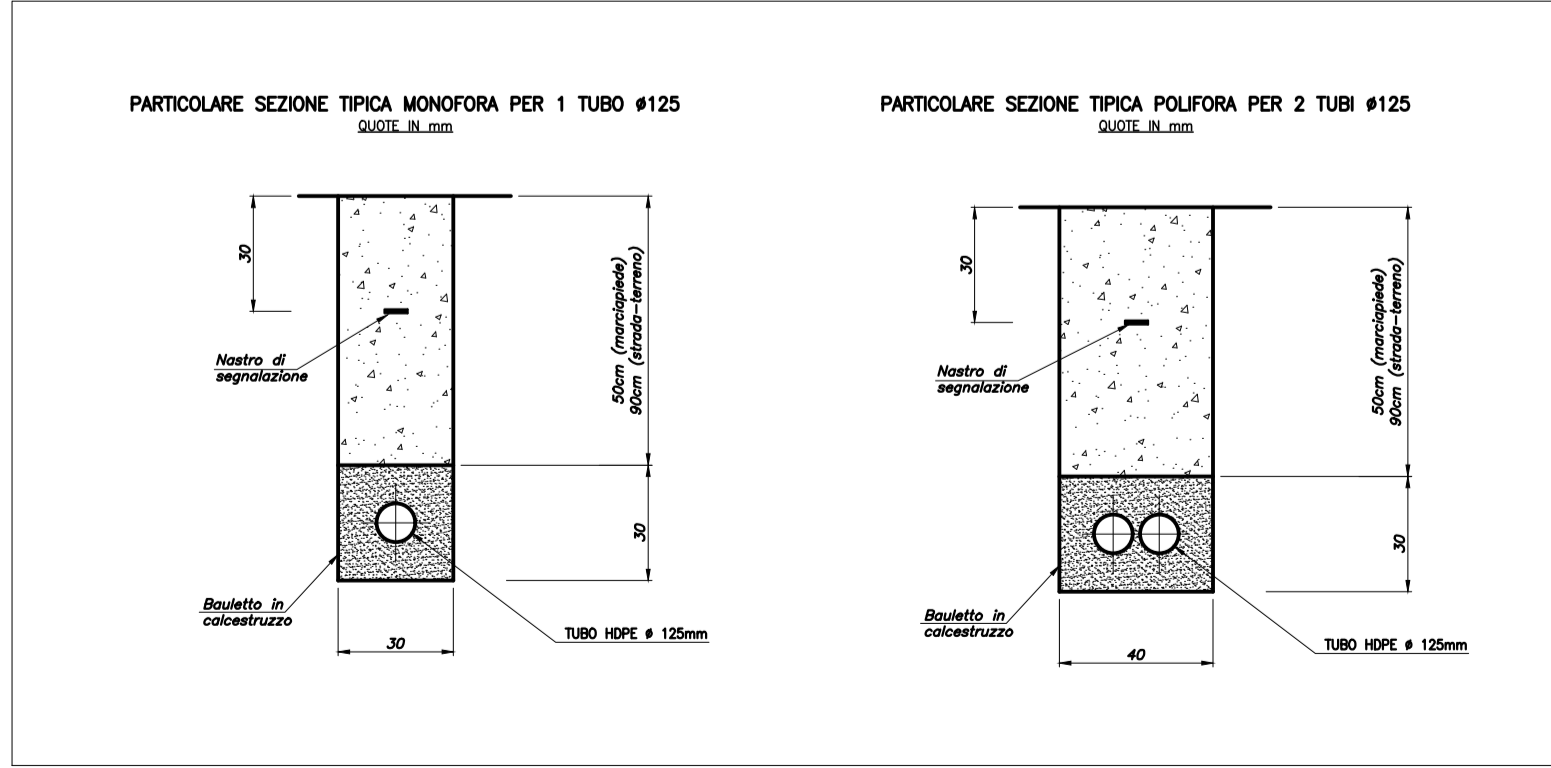
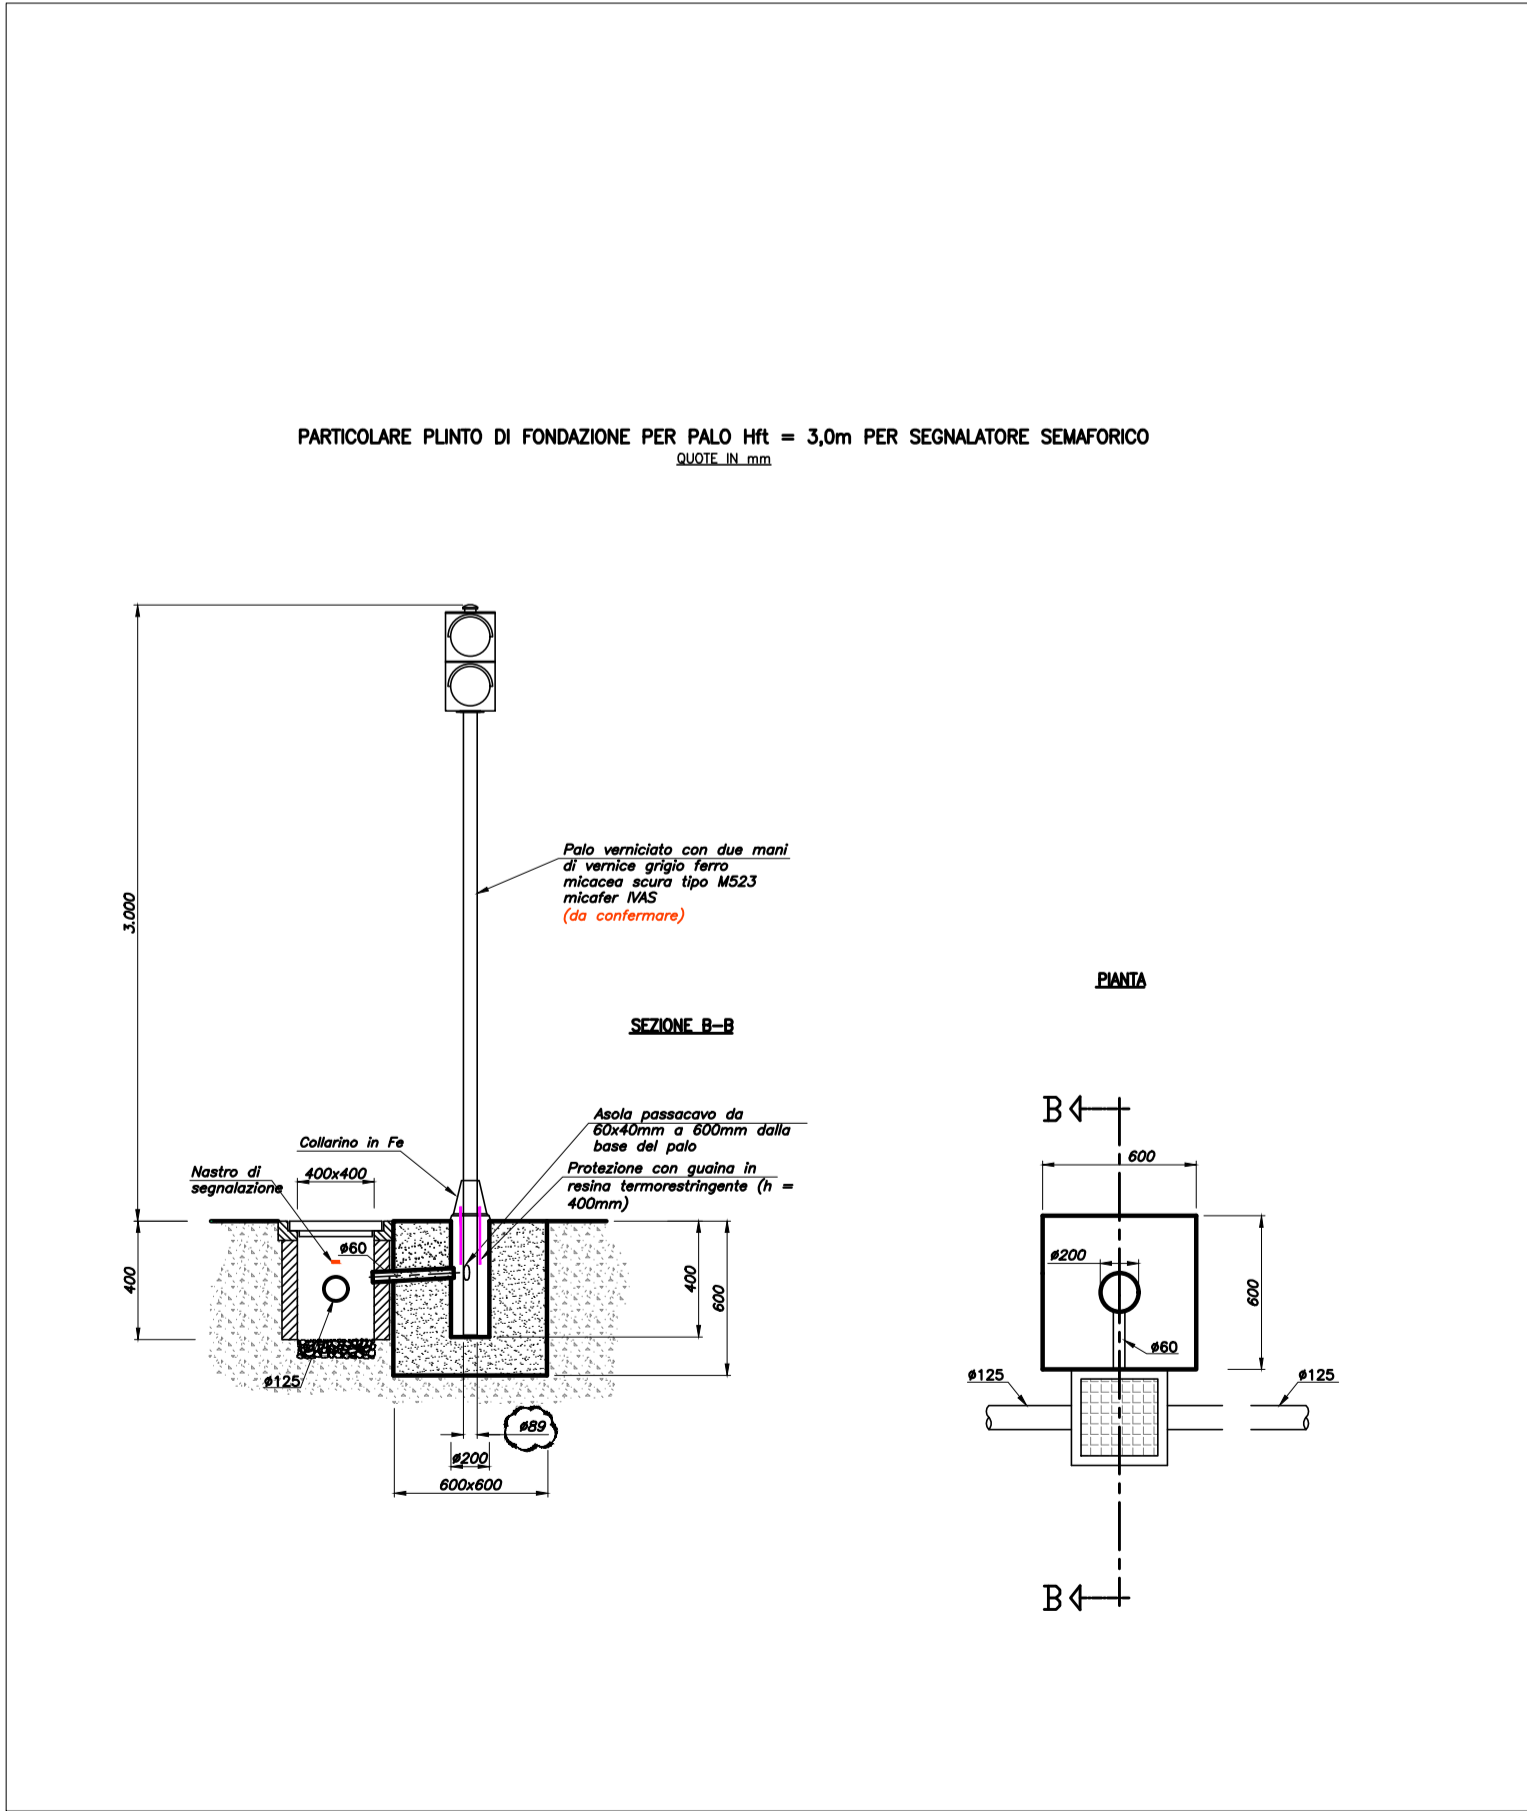
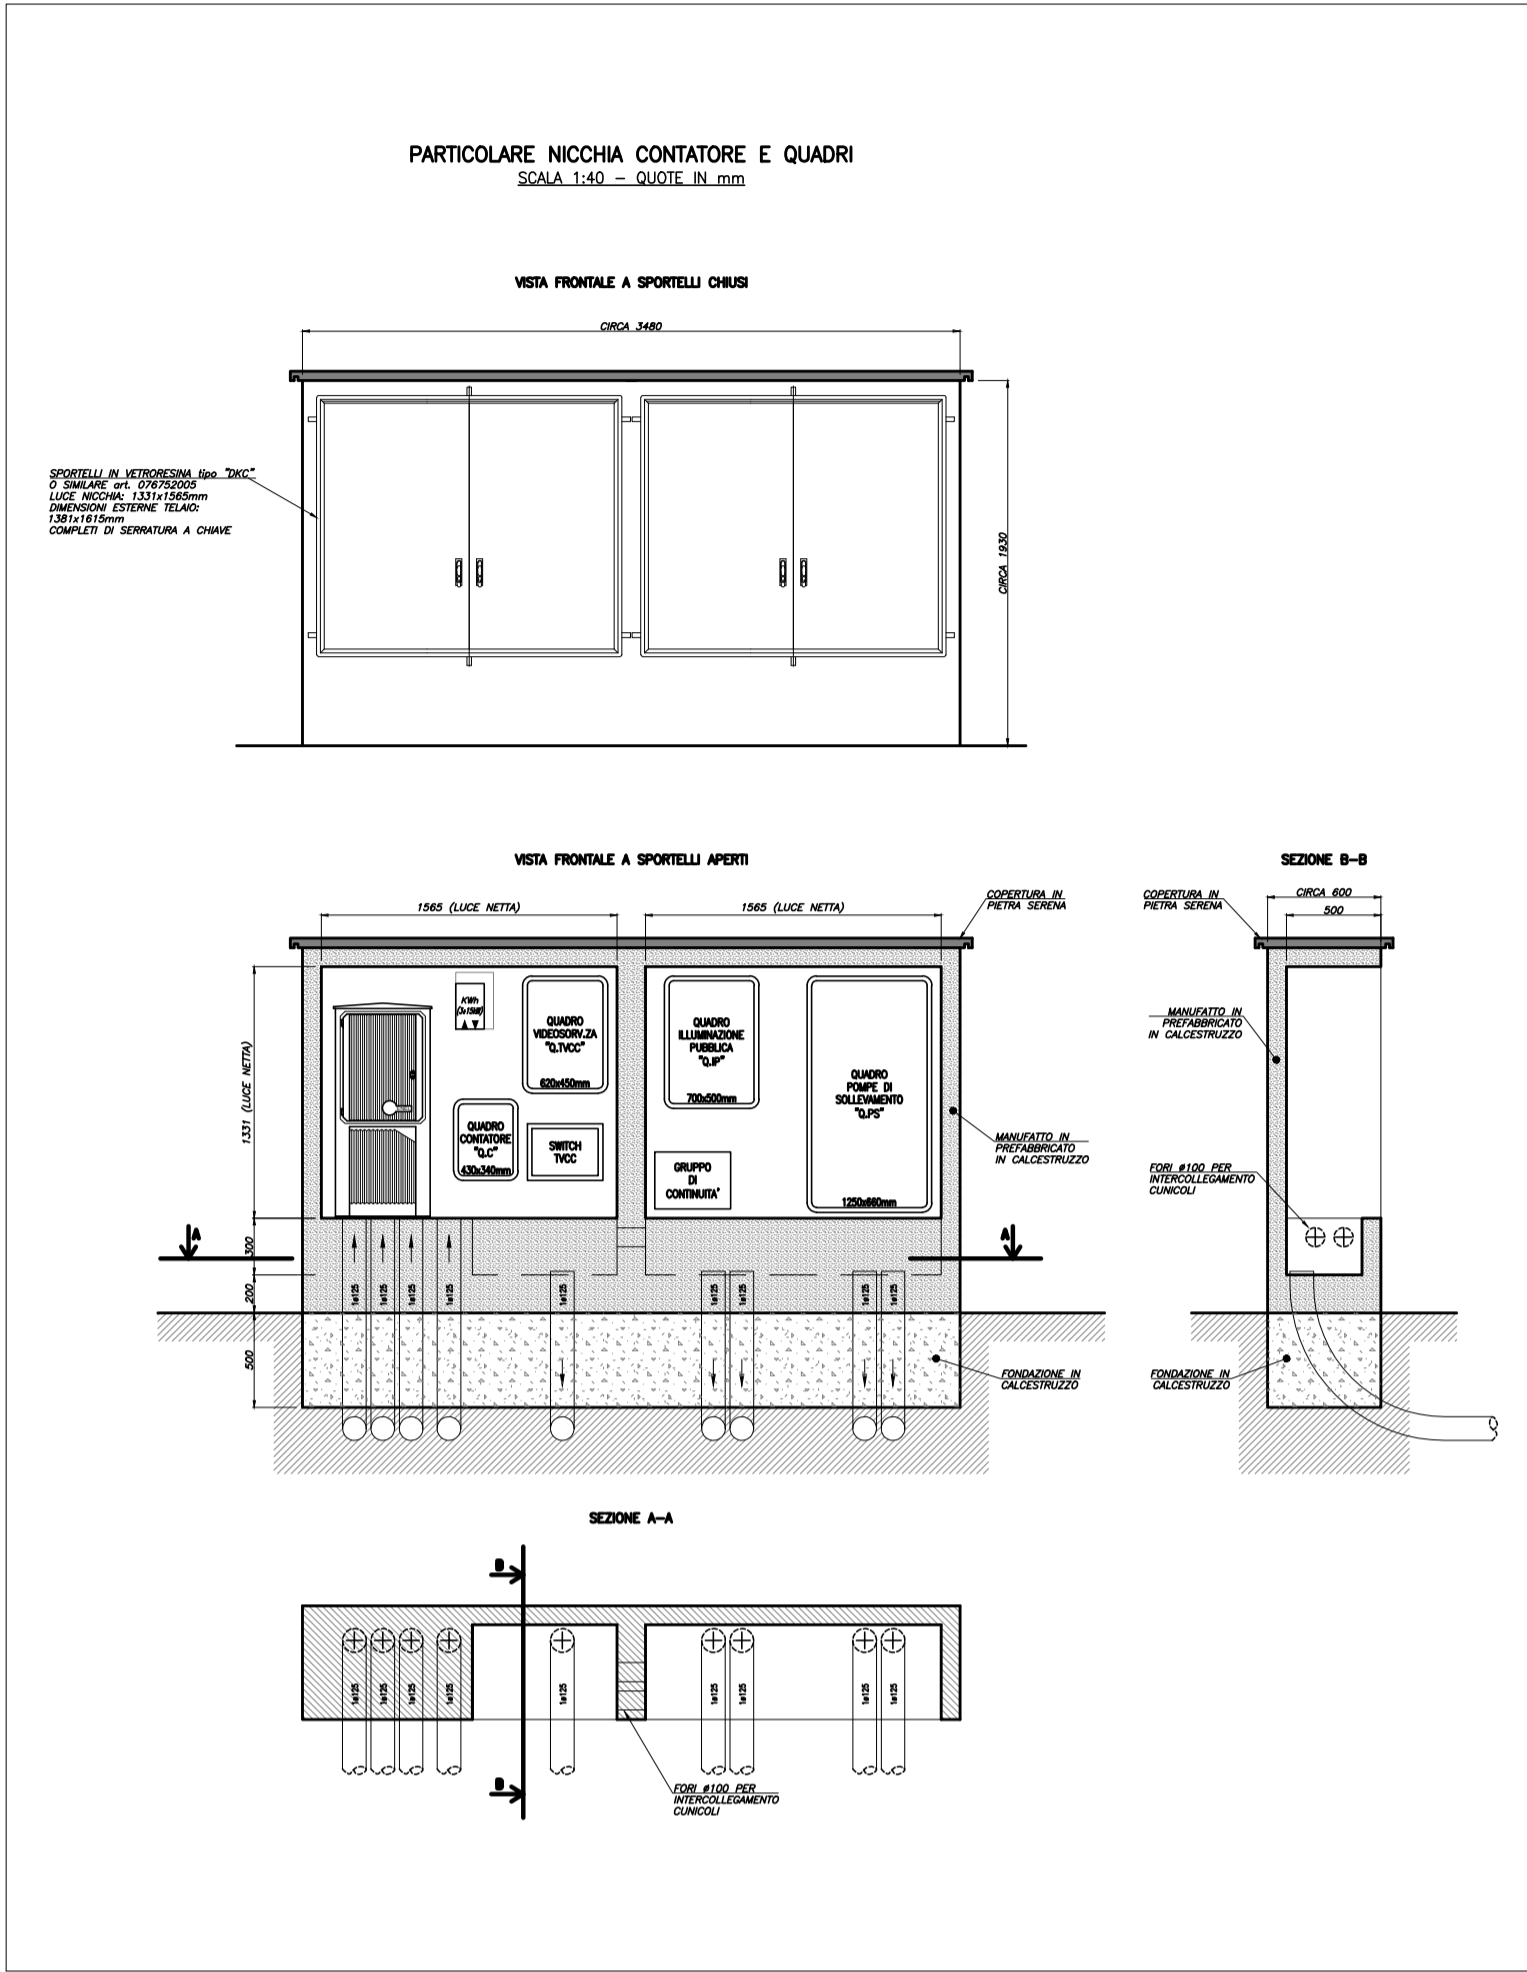


PIANO STRADALE
scala 1:500

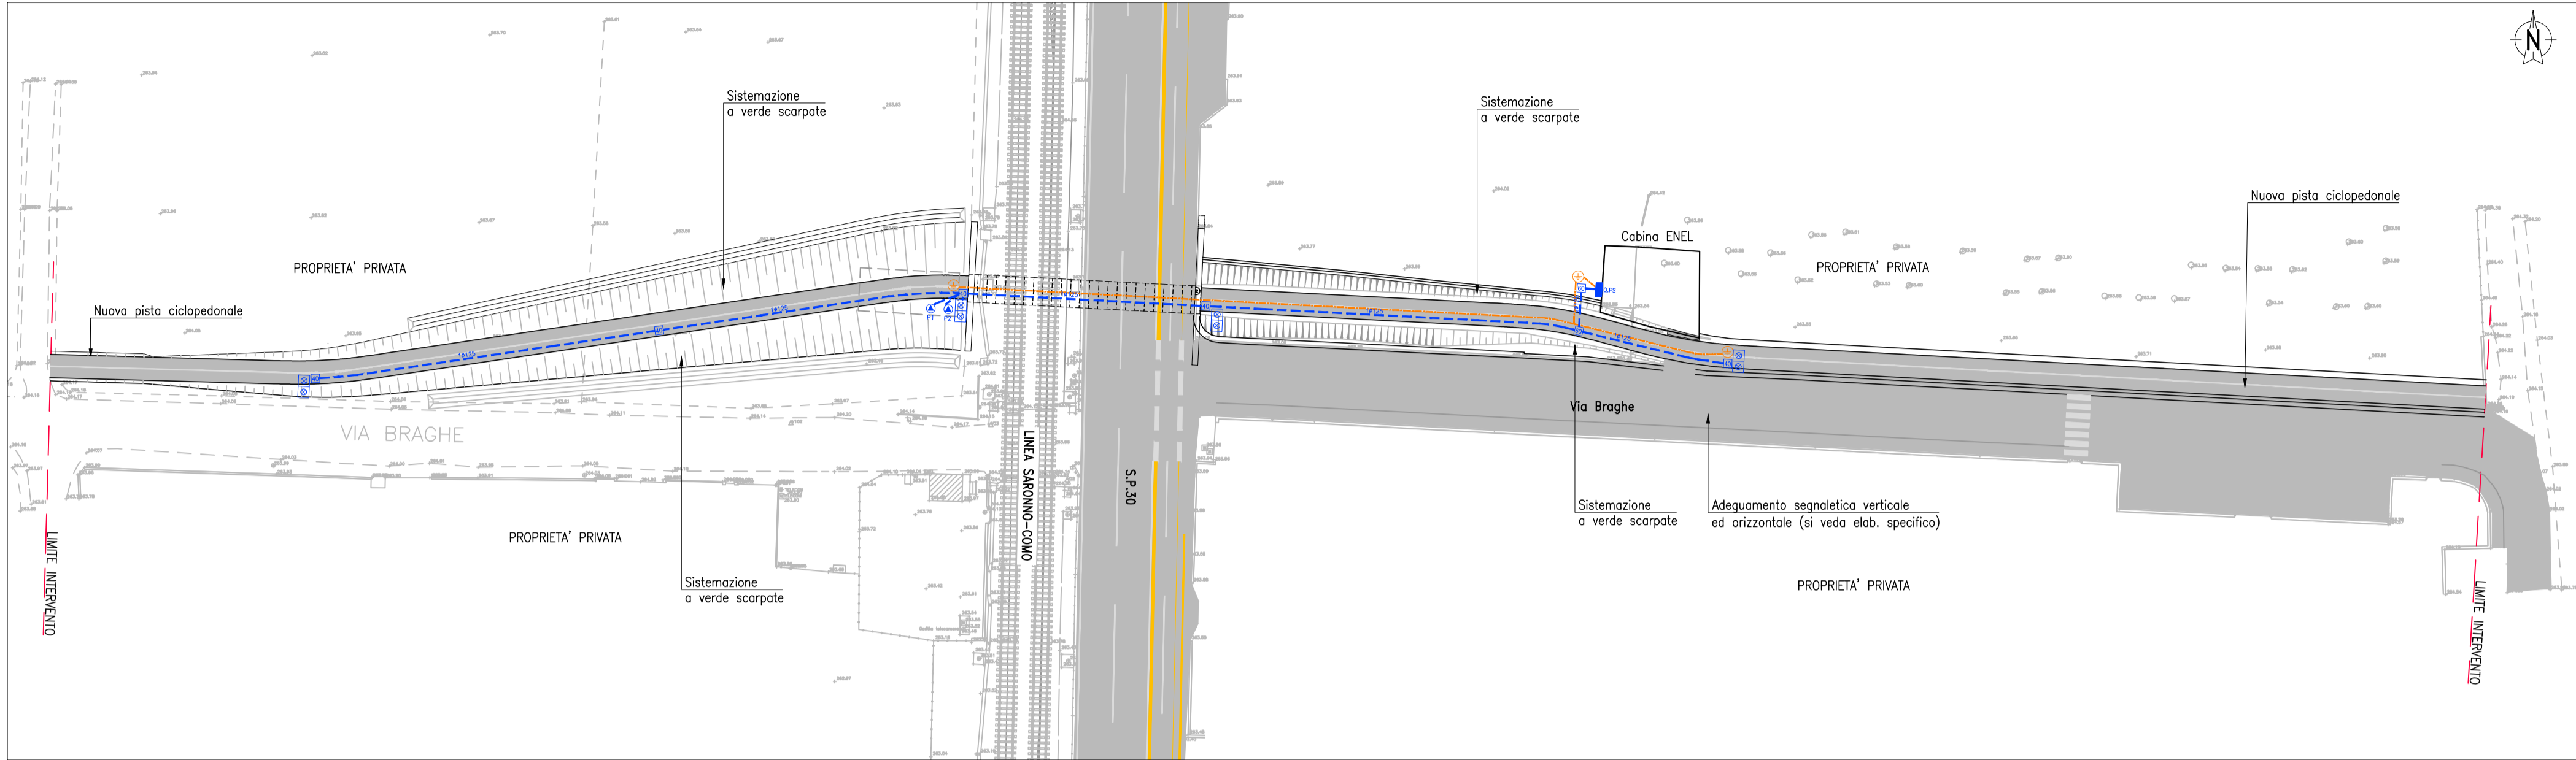

LEGENDA

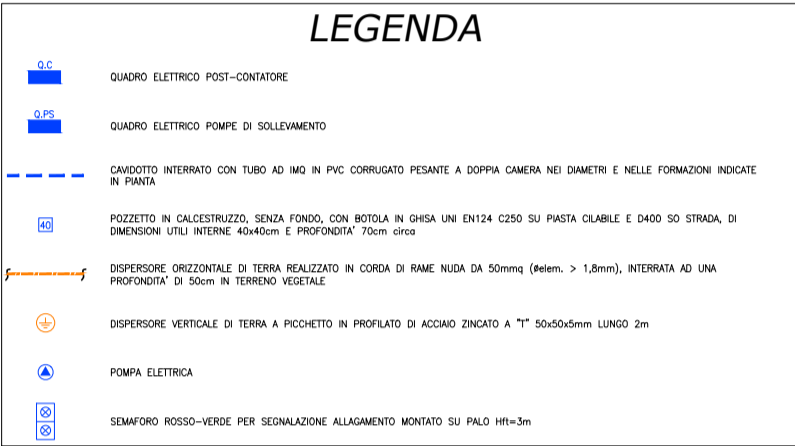

Regione Lombardia
Direzione Generale Infrastrutture e Opere Pubbliche

CODICE COMMESSA	LIVELLO PROGETTAZIONE	D.P.R. 2017/10	PROGRESSIVO ELABORATO	CATEGORIA OPERA	NUMERO OPERA	REVISIONE	SCALA
E10A	D	d	014	IM	-	R1	1:500

TRATTA SARONNO-COMO OPERE SOSTITUTIVE
PL KM 31+267 NEI COMUNI DI CADORAGO E LOMAZZO
Progetto Definitivo

PLANIMETRIA
IMPIANTO ELETTRICO A SERVIZIO
DELL'IMPIANTO DI SOLLEVAMENTO ACQUE PIOVANE

Revisi	Data	Descrizione	Redatto	Controllato
3				
2				
1	Marzo 2025	Revisione a seguito validazione		
0	Nov. 2023	PRIMA EMISSIONE		

NORD_ING

NORD_ING Srl
IL DIRETTORE TECNICO
Ing. Laura Stirati

FERROVIENORD

FERROVIENORD S.p.A.
DIREZIONE SVILUPPO INFRASTRUTTURA
IL DIRETTORE
Ing. Andrea Lucia Passarelli

Progettista

CONSECONERIT
CONFERMAZIONE
NORD_ING
FNM GROUP
Settore
n° A 23801
MILANO

Collaborazione

ELTEC S.r.l.
Società di ingegneria
Via C. Segami 73F int. 5/6 - 47121 Forlì (FC)
Tel. +39-0543-473892 E-mail: info@eltec-service.it

REDAZIONE	CONTROLLATO	APPROVATO	DATA
CODICE ARCHIVIO COLLABORATORE			
AGG.			
Emissione			
00			